


ANEXO 1
Item 4.4.1
Tabela 6

SUMIDOURO
para 72 pessoas
 $A_{\text{mín}} = 22,50\text{m}^2$
 $A_{\text{máx}} = 23,8\text{m}^2$
 $V_{\text{util}} = 0,55\text{m}^3$
 $V_{\text{total}} = 0,95\text{m}^3$
 $V_{\text{total}} = 0,95\text{m}^3$

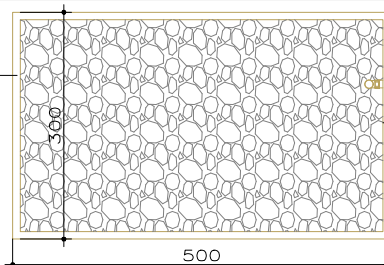


FILTRO ANAEROBIO
para 72 pessoas
 $V_{\text{util}} = 3,110\text{L}$
 $V_{\text{total}} = 3,225\text{L}$
 $V_{\text{total}} = 3,225\text{L}$
 $V_{\text{total}} = 3,225\text{L}$

ANEXO 1
Item 4.3.1
Tabela 6

TANQUE SEPTICO
para 72 pessoas
 $V_{\text{util}} = 3,412\text{L}$
 $V_{\text{total}} = 3,607\text{L}$
 $V_{\text{total}} = 3,607\text{L}$
 $V_{\text{total}} = 3,607\text{L}$

Limite do terreno

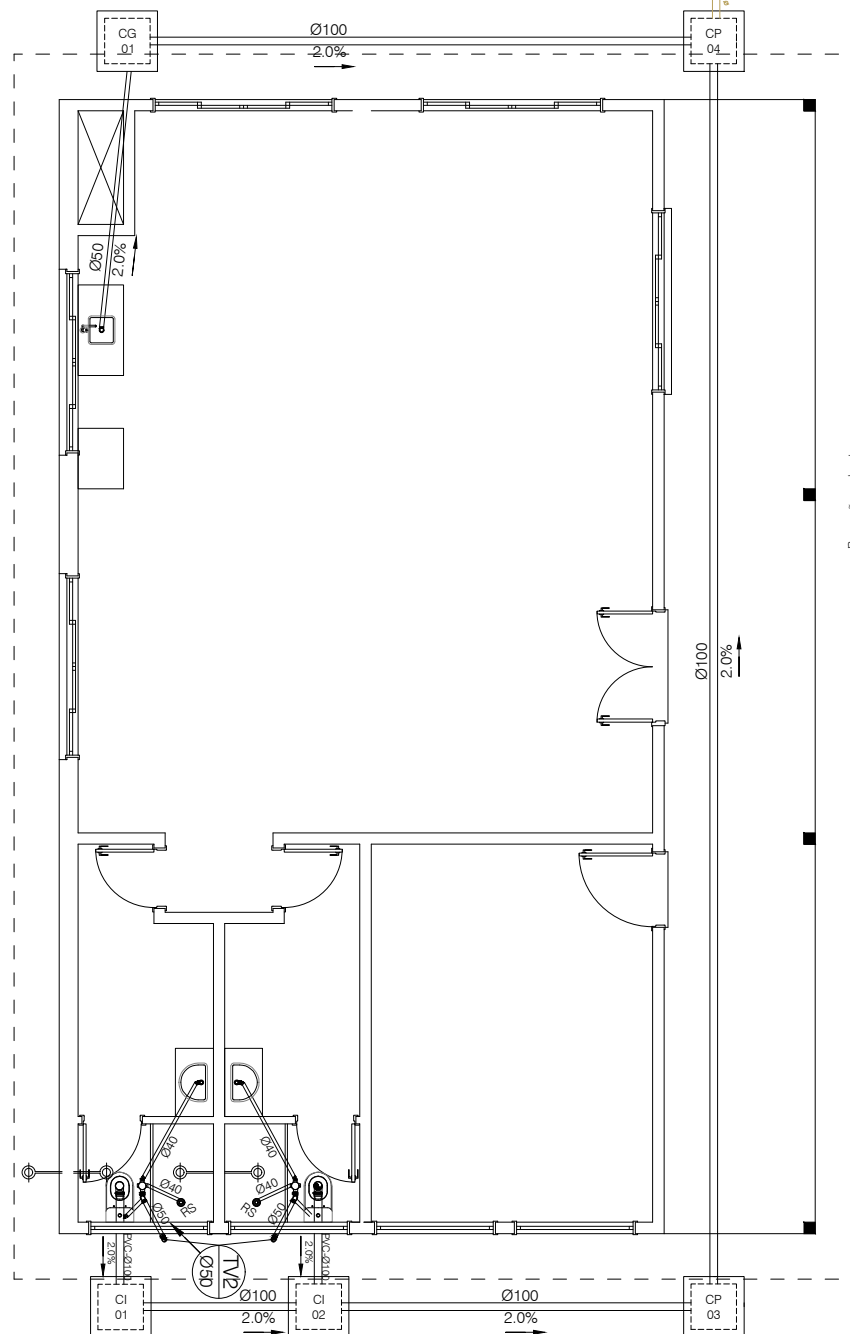

Projeção cobertura



Município de
XANGRI-LÁ

Endereço:

Rua Rio Jacuí, nº 854 - Bairro Centro, Xangri-Lá - RS

CEP: 95588-000

Telefone: (51) 3689-0600

PROJETO:

Refeitório e apoio pátio de máquinas.

RESPONSÁVEL ADMINISTRATIVO:

PREFEITO Cilon R. da Silveira

DESCRIÇÃO:

PLANTA BAIXA HIDROSSANITÁRIO

DESENHISTA:

Luiza Martins

PROPRIETÁRIO:

Município de Xangri-Lá

RES. TÉCNICO:

ARQ. Regina Norenberg
CAU 69391-0

ESCALA: 1/100

DATA:

DEZ/2018

PRANCHA:

01

REVISÃO:

01