


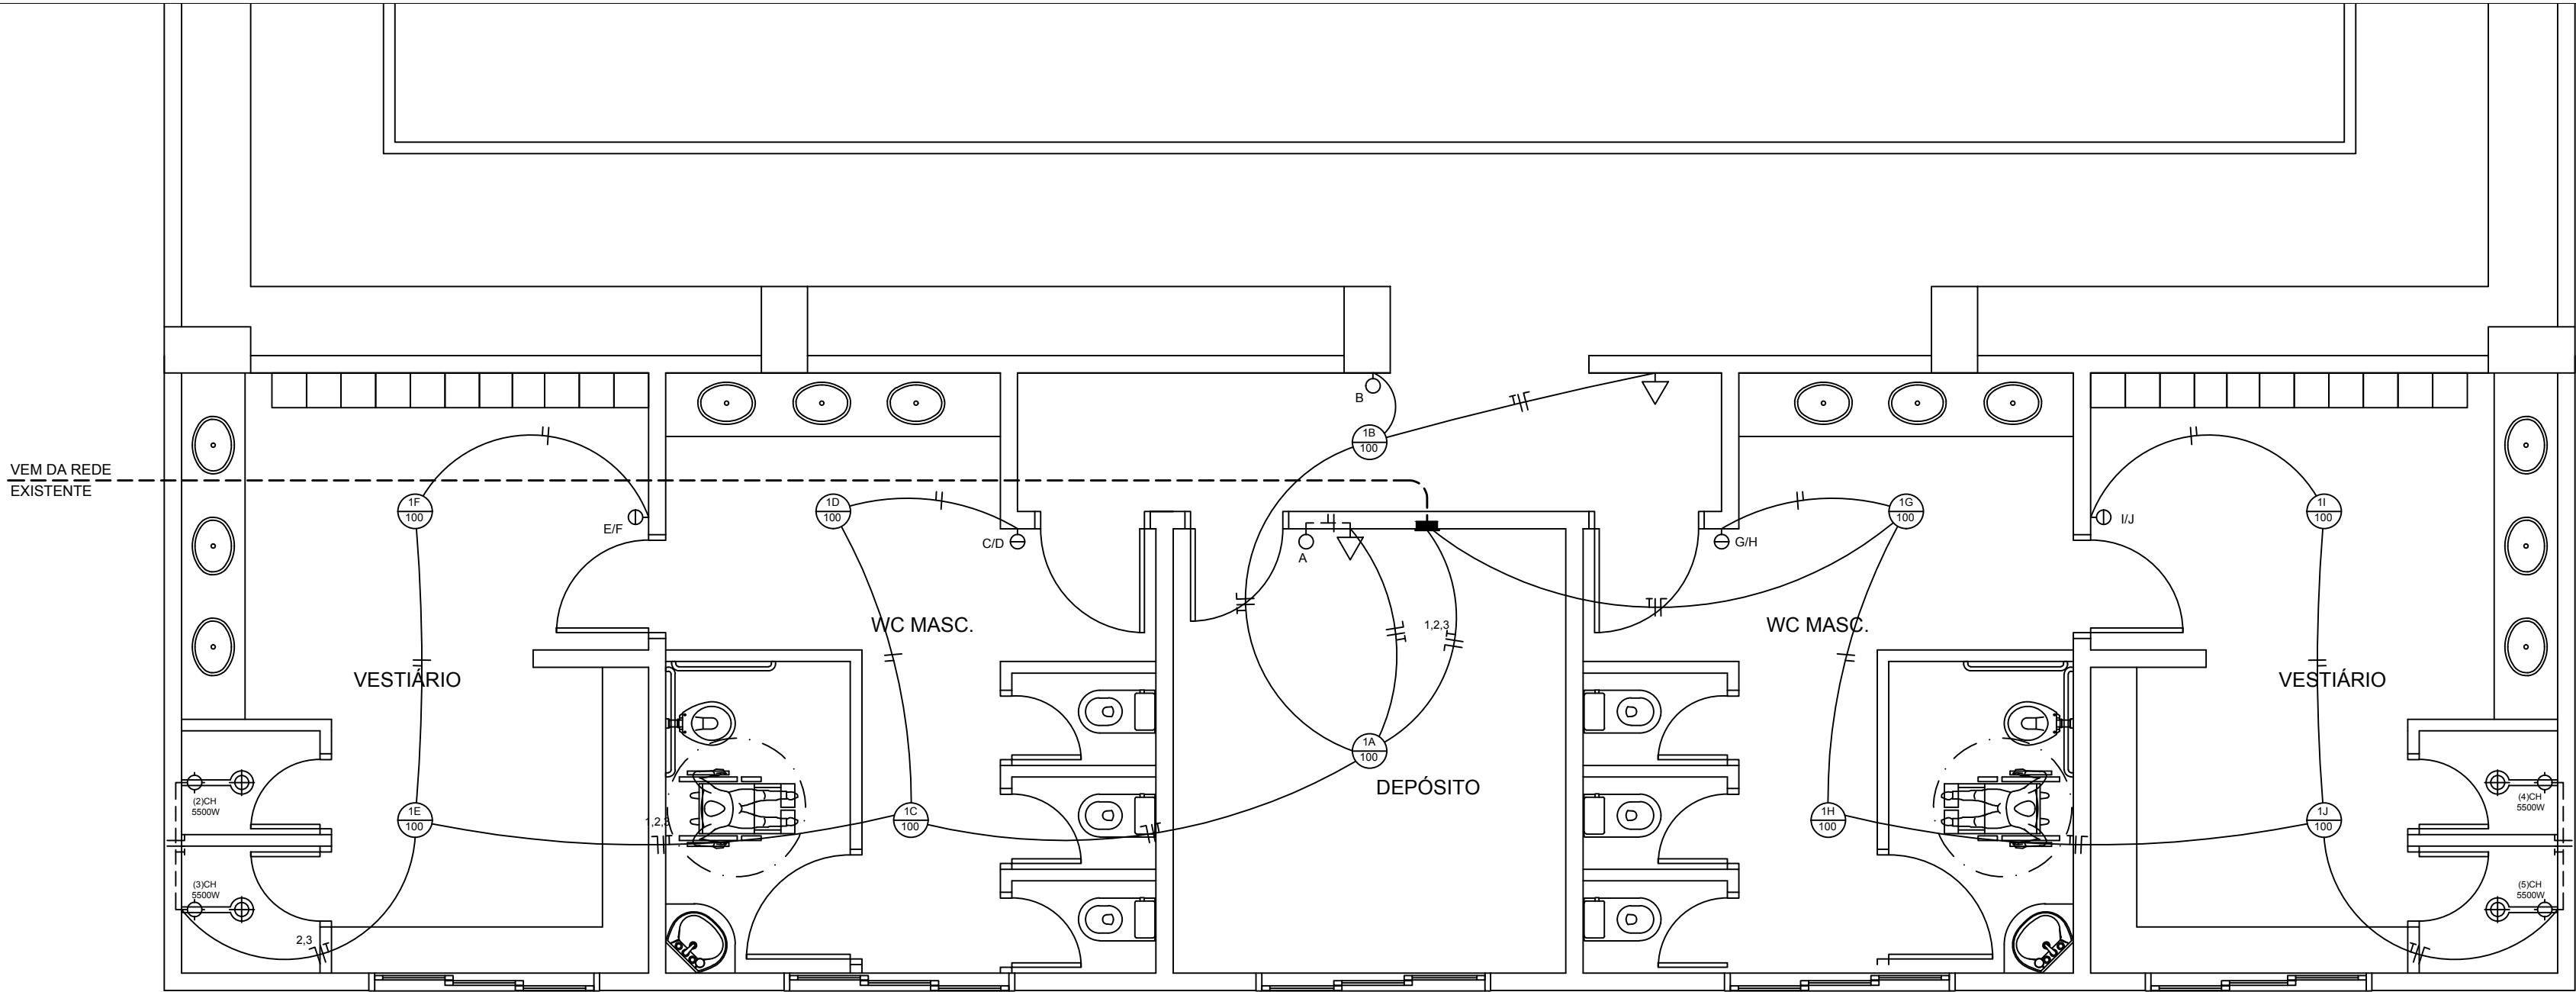

PLANTA BAIXA DOS BANHEIROS
ESC 1/50

QUADRO DE CARGAS						
CIRCUITO	ILUMINAÇÃO	TOMADAS	CHUVEIRO	MALHA (mm²)	DISJUNTORES(A)	POTENCIA (W)
1	10X100W	2X300W		2.5mm²	1X20A	1.600
2			1X5500W	6.0mm²	1X32A	5.500
3			1X5500W	6.0mm²	1X32A	5.500
4			1X5500W	6.0mm²	1X32A	5.500
5			1X5500W	6.0mm²	1X32A	5.500
CARGA TOTAL = 23.600 WATTS						

LEGENDA	
	MEDIDOR
	CENTRO DE DISTRIBUIÇÃO
	PONTO DE LUZ NO TETO
	APLIQUE
	TOMADA ALTA h=120 CM
	TOMADA BAIXA h=30 CM
	TOMADA ALTA DUPLA h=120 CM
	TOMADA ALTA COM INTERRUPTOR SIMPLES h=120 CM
	TOMADA ALTA COM INTERRUPTOR DUPLO h=120 CM
	ESPERA MINI SPLIT h=2.30 CM
	ESPERA CHUVEIRO h=2.10 CM
	INTERRUPTOR SIMPLES h=120 CM
	INTERRUPTOR DUPLO h=120 CM
	INTERRUPTOR HOTEL h=120 CM
	ELETRODUTO SOBE
	ELETRODUTO DESCE
	TUBULAÇÃO EMBUTIDA NO TETO
	TUBULAÇÃO EMBUTIDA NA PAREDE OU PISO
	CONDUTOR FASE
	CONDUTOR NEUTRO
	CONDUTOR RETORNO
	CONDUTOR TERRA

OBS: TOMADAS # 2.5mm²
RETORNO ILUMINAÇÃO #1.5mm²
ALIMENTAÇÃO COZINHA #4.0mm²
ALIMENTAÇÃO CHUVEIROS #6.0mm²

PREFEITURA MUNICIPAL DE XANGRI-LÁ
. G E S T Ã O 2 0 2 0 / 2 0 2 4 .
SECRETARIA MUNICIPAL DE PLANEJAMENTO

Obra: REVITALIAÇÃO DO GINÁSIO DA E.M.E.F NAYDE E. PEREIRA: CONSTRUÇÃO DOS BANHEIROS E VESTIÁRIOS, REFORMA DA QUADRA POLIESPORTIVA E CONSTRUÇÃO DE UM PERGOLADO

Local:
1607, AV. PARQUE CENTRAL NORTE, 1517 BAIRRO XANGRI-LÁ - XANGRI-LÁ/RS

Assunto:
PLANTA BAIXA ELÉTRICO

Proprietário:
MUNICÍPIO DE XANGRI-LÁ

Responsável Administrativo:
Prefeito Celso Bassani Barbosa

Projeto:
Eng. Jaqueline Martins Rocho
Eng.ª Civil
CREA RS 229932

Área
111,82 m²

Escala:
1/50

Data:
AGOSTO/2021

Desenho:



MUNICÍPIO DE XANGRI-LÁ - RS

RUA RIO JACUÍ, 854 - CNPJ 94.436.474/0001-24

XANGRI-LÁ - RS - CEP:9588-000

FONE: (51) 3689 0600 - WWW.XANGRILA.RS.GOV.BR



CÓDIGO DE ACESSO

58512CC79F294775922DA606A09FA3E8

VERIFICAÇÃO DAS ASSINATURAS

Este documento foi assinado digitalmente/eletronicamente pelos seguintes signatários nas datas indicadas

Para verificar a validade das assinaturas acesse o link abaixo

<https://xangrila.flowdocs.com.br/public/signatures/58512CC79F294775922DA606A09FA3E8>