




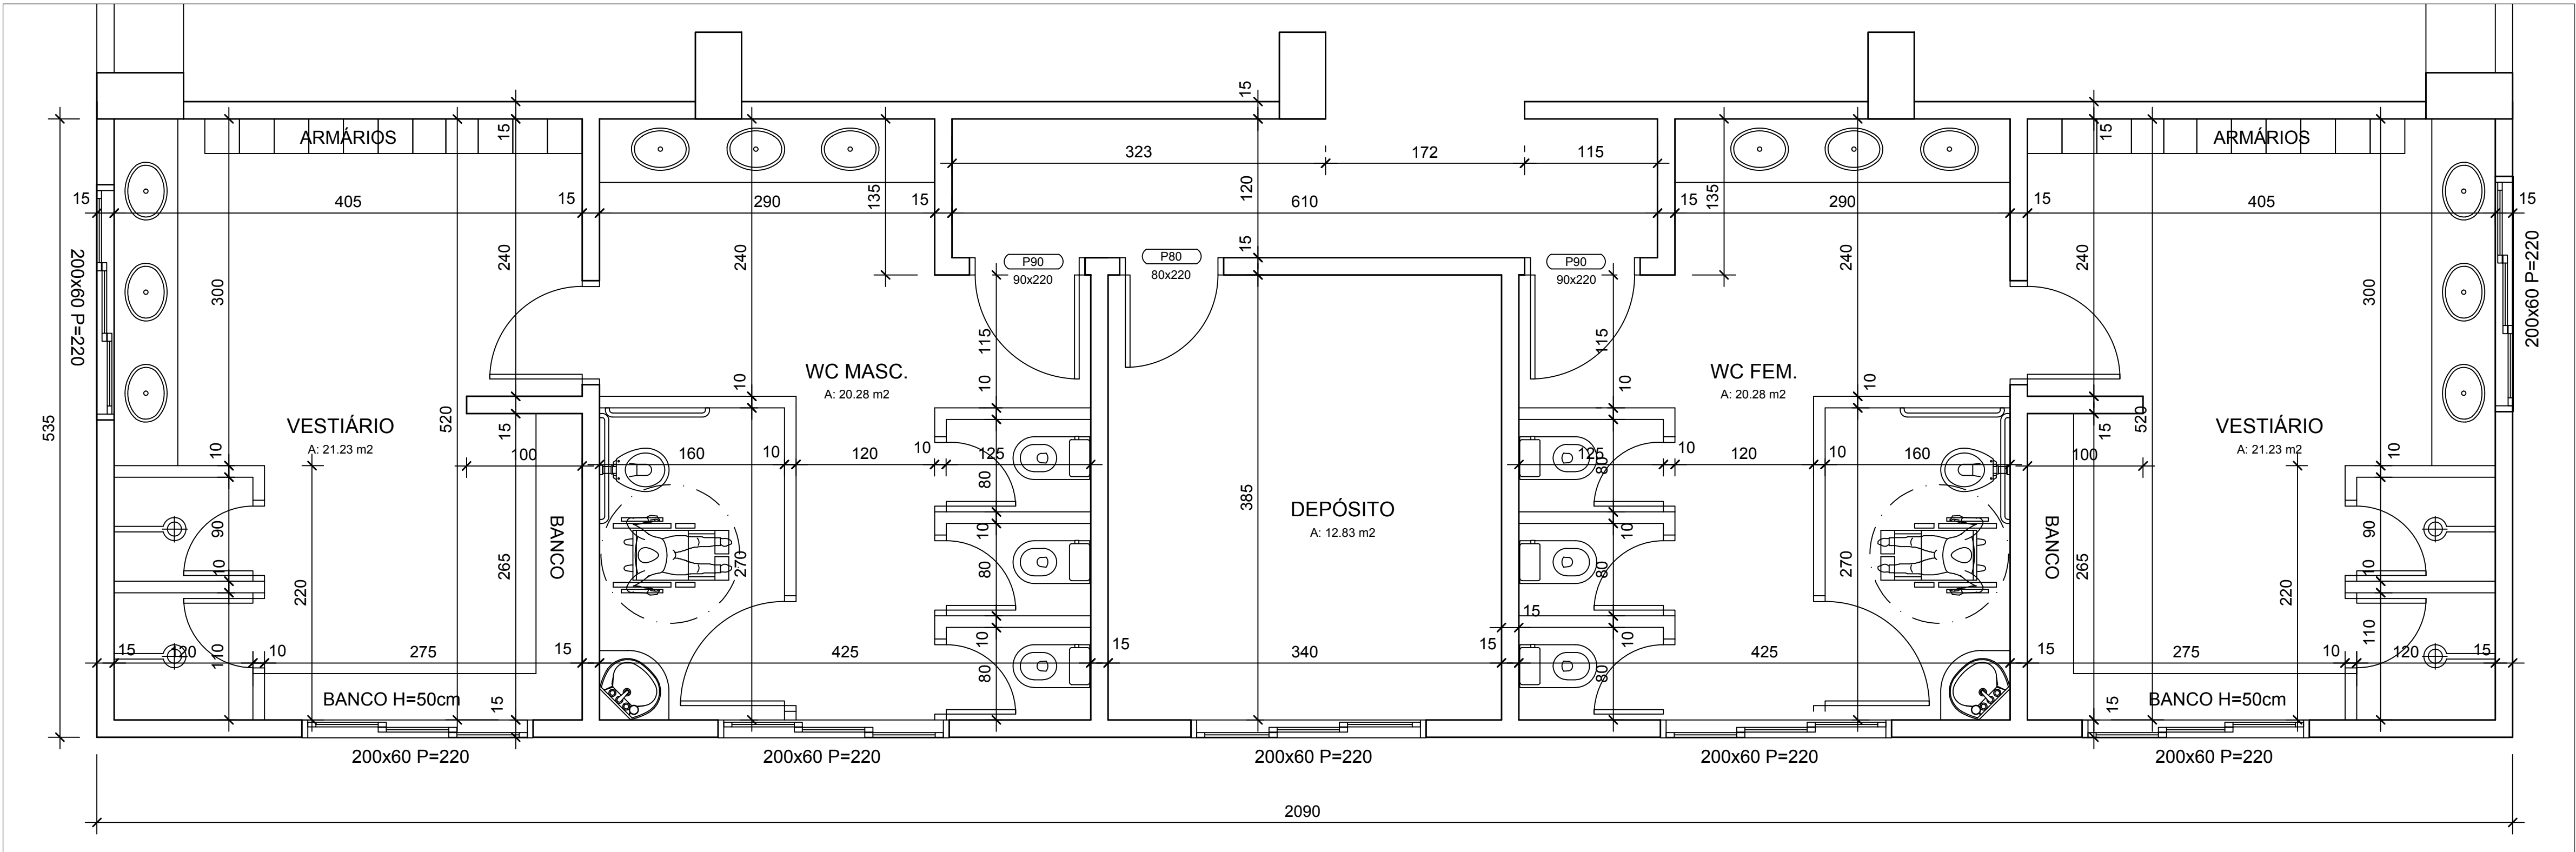


PLANTA BAIXA DOS BANHEIROS
ESC 1/50

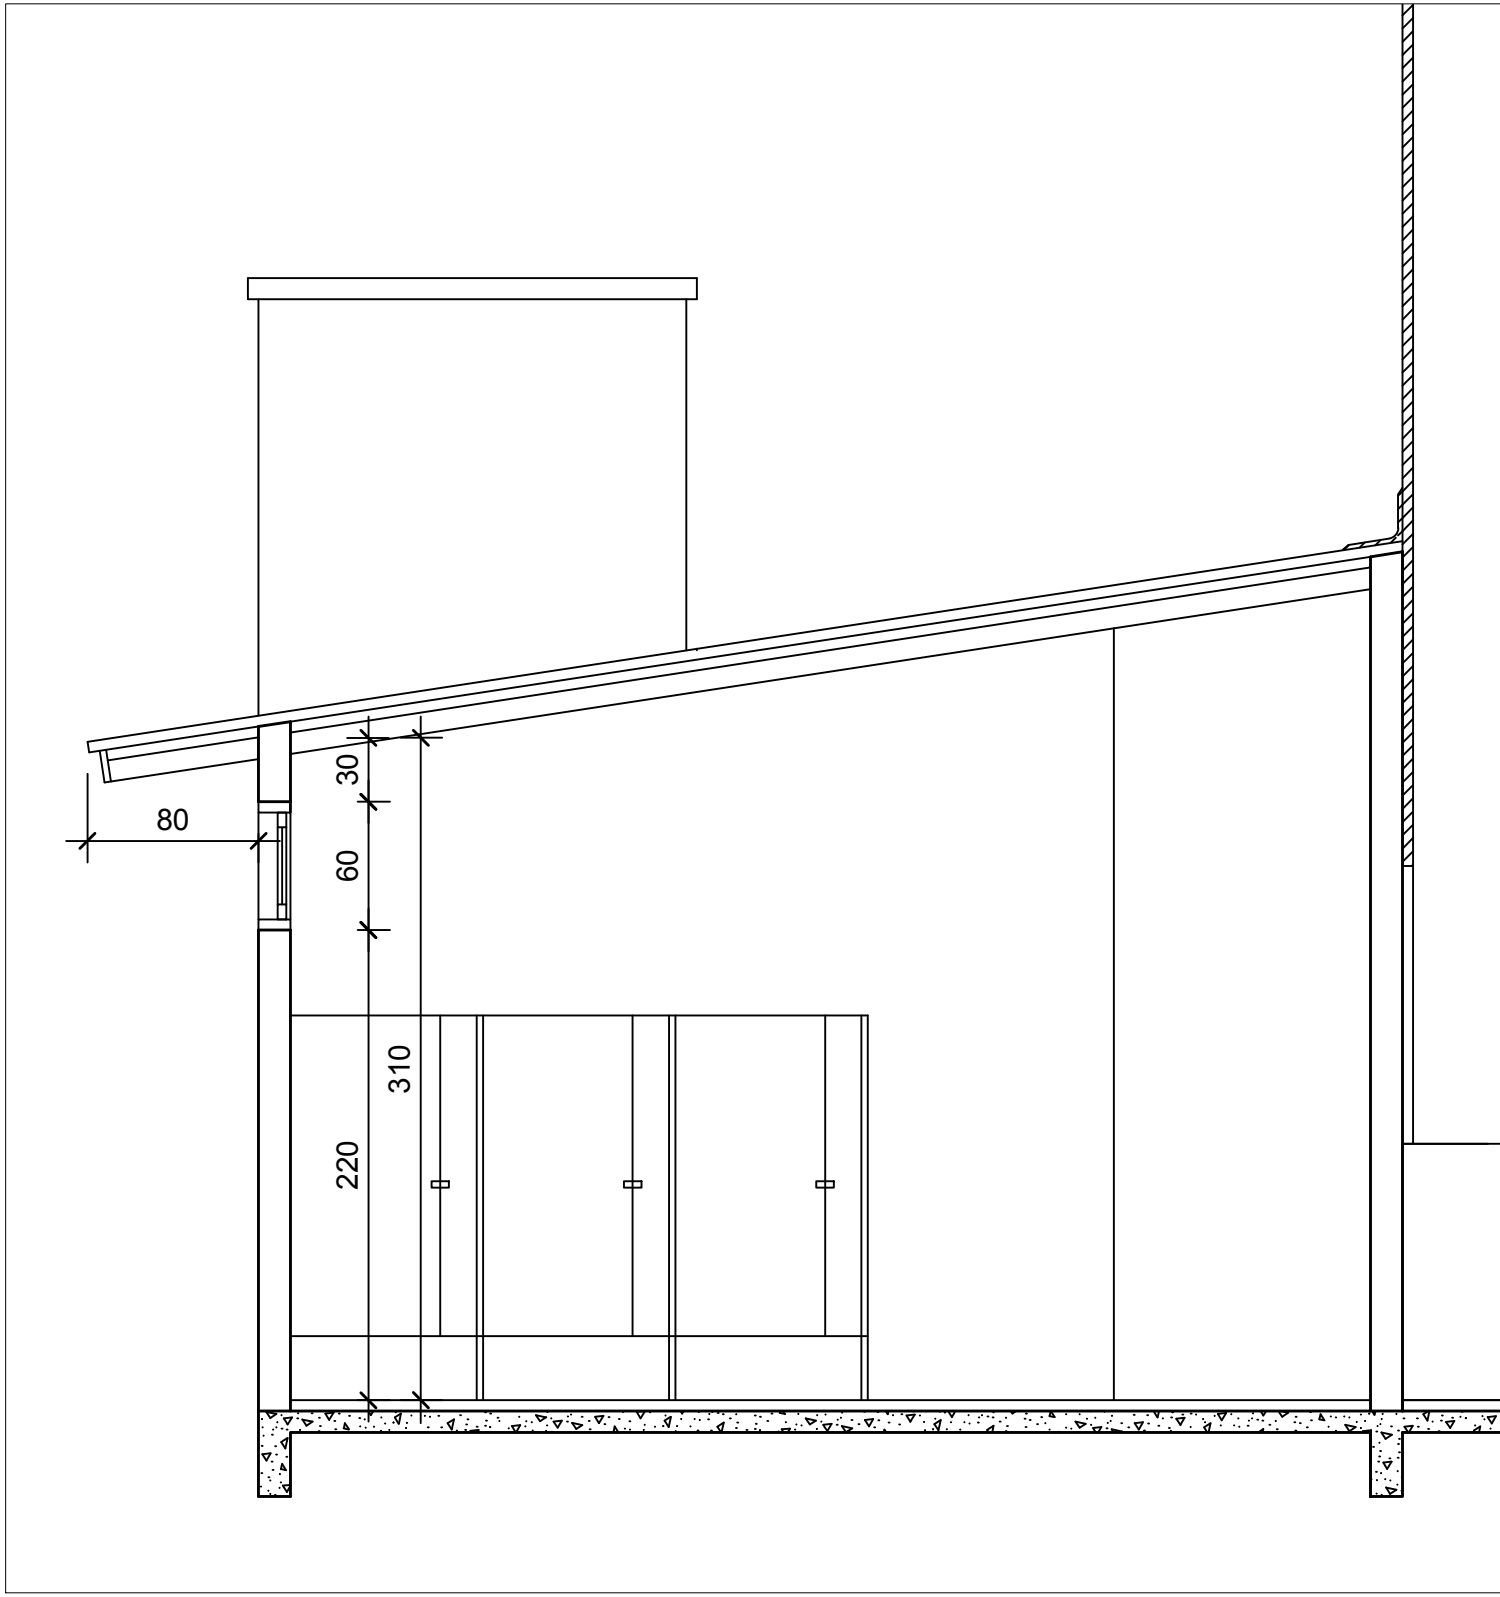


CORTES
ESC 1/50

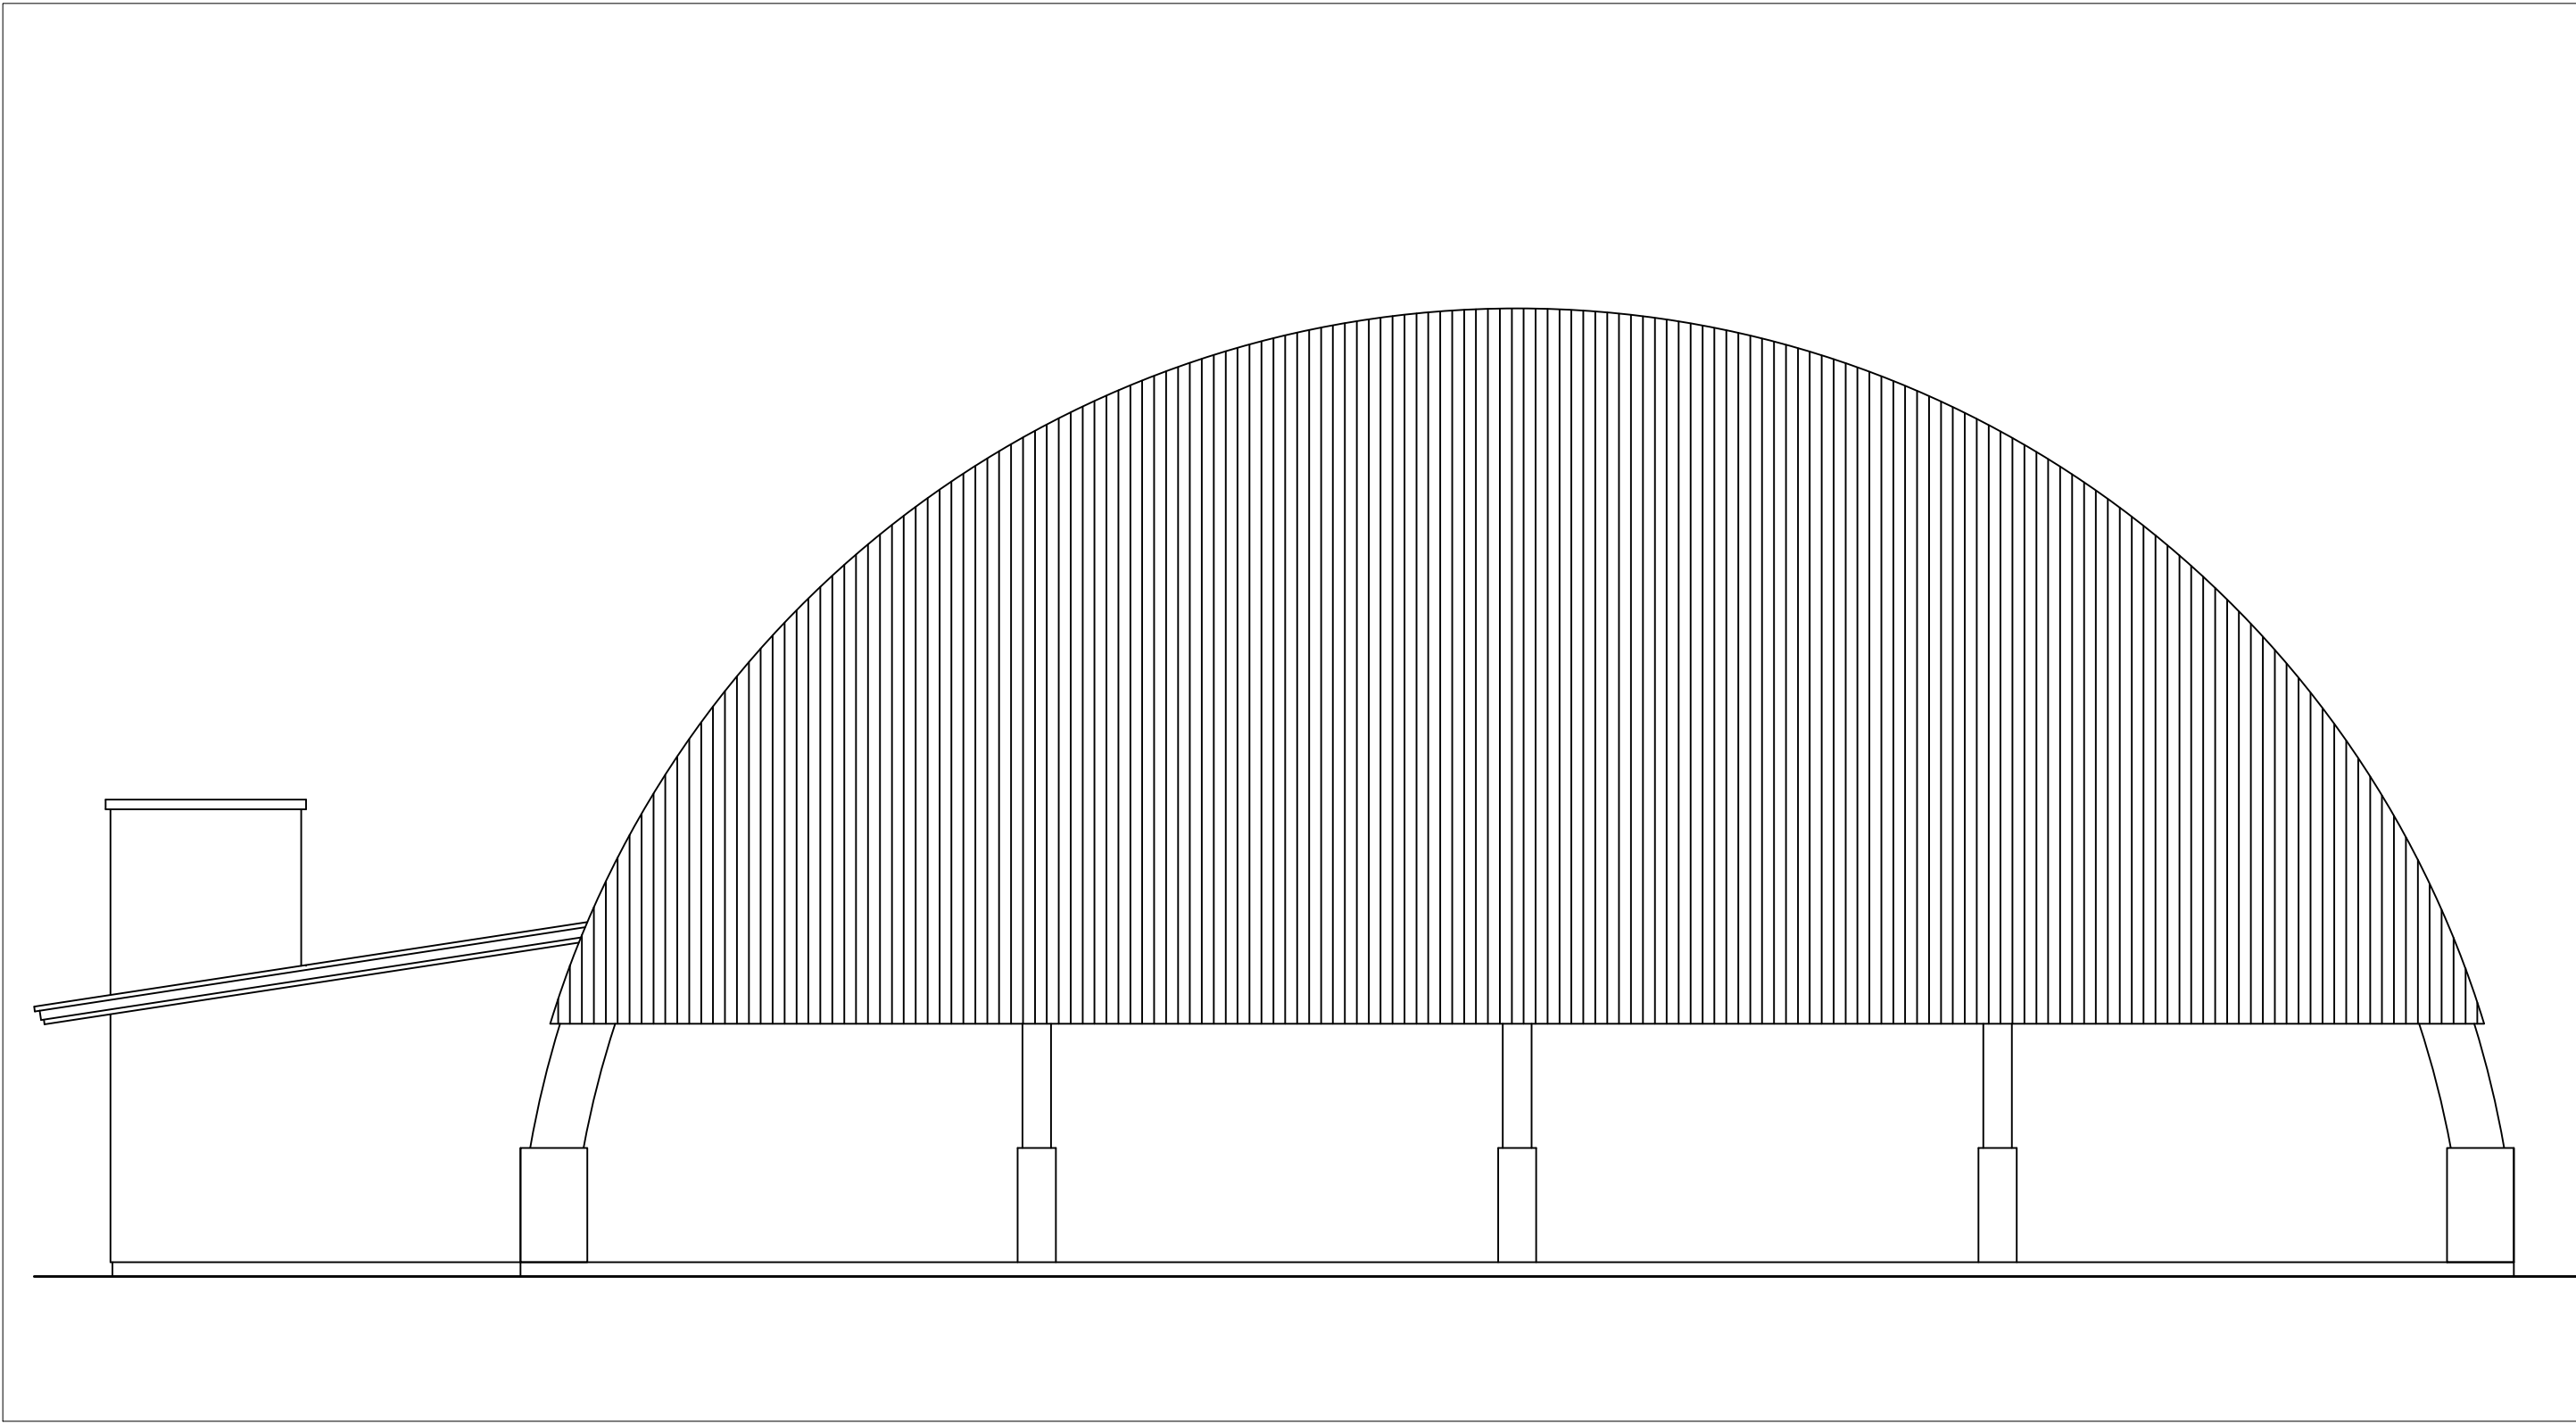

VISTA LATERAL
ESC 1/50

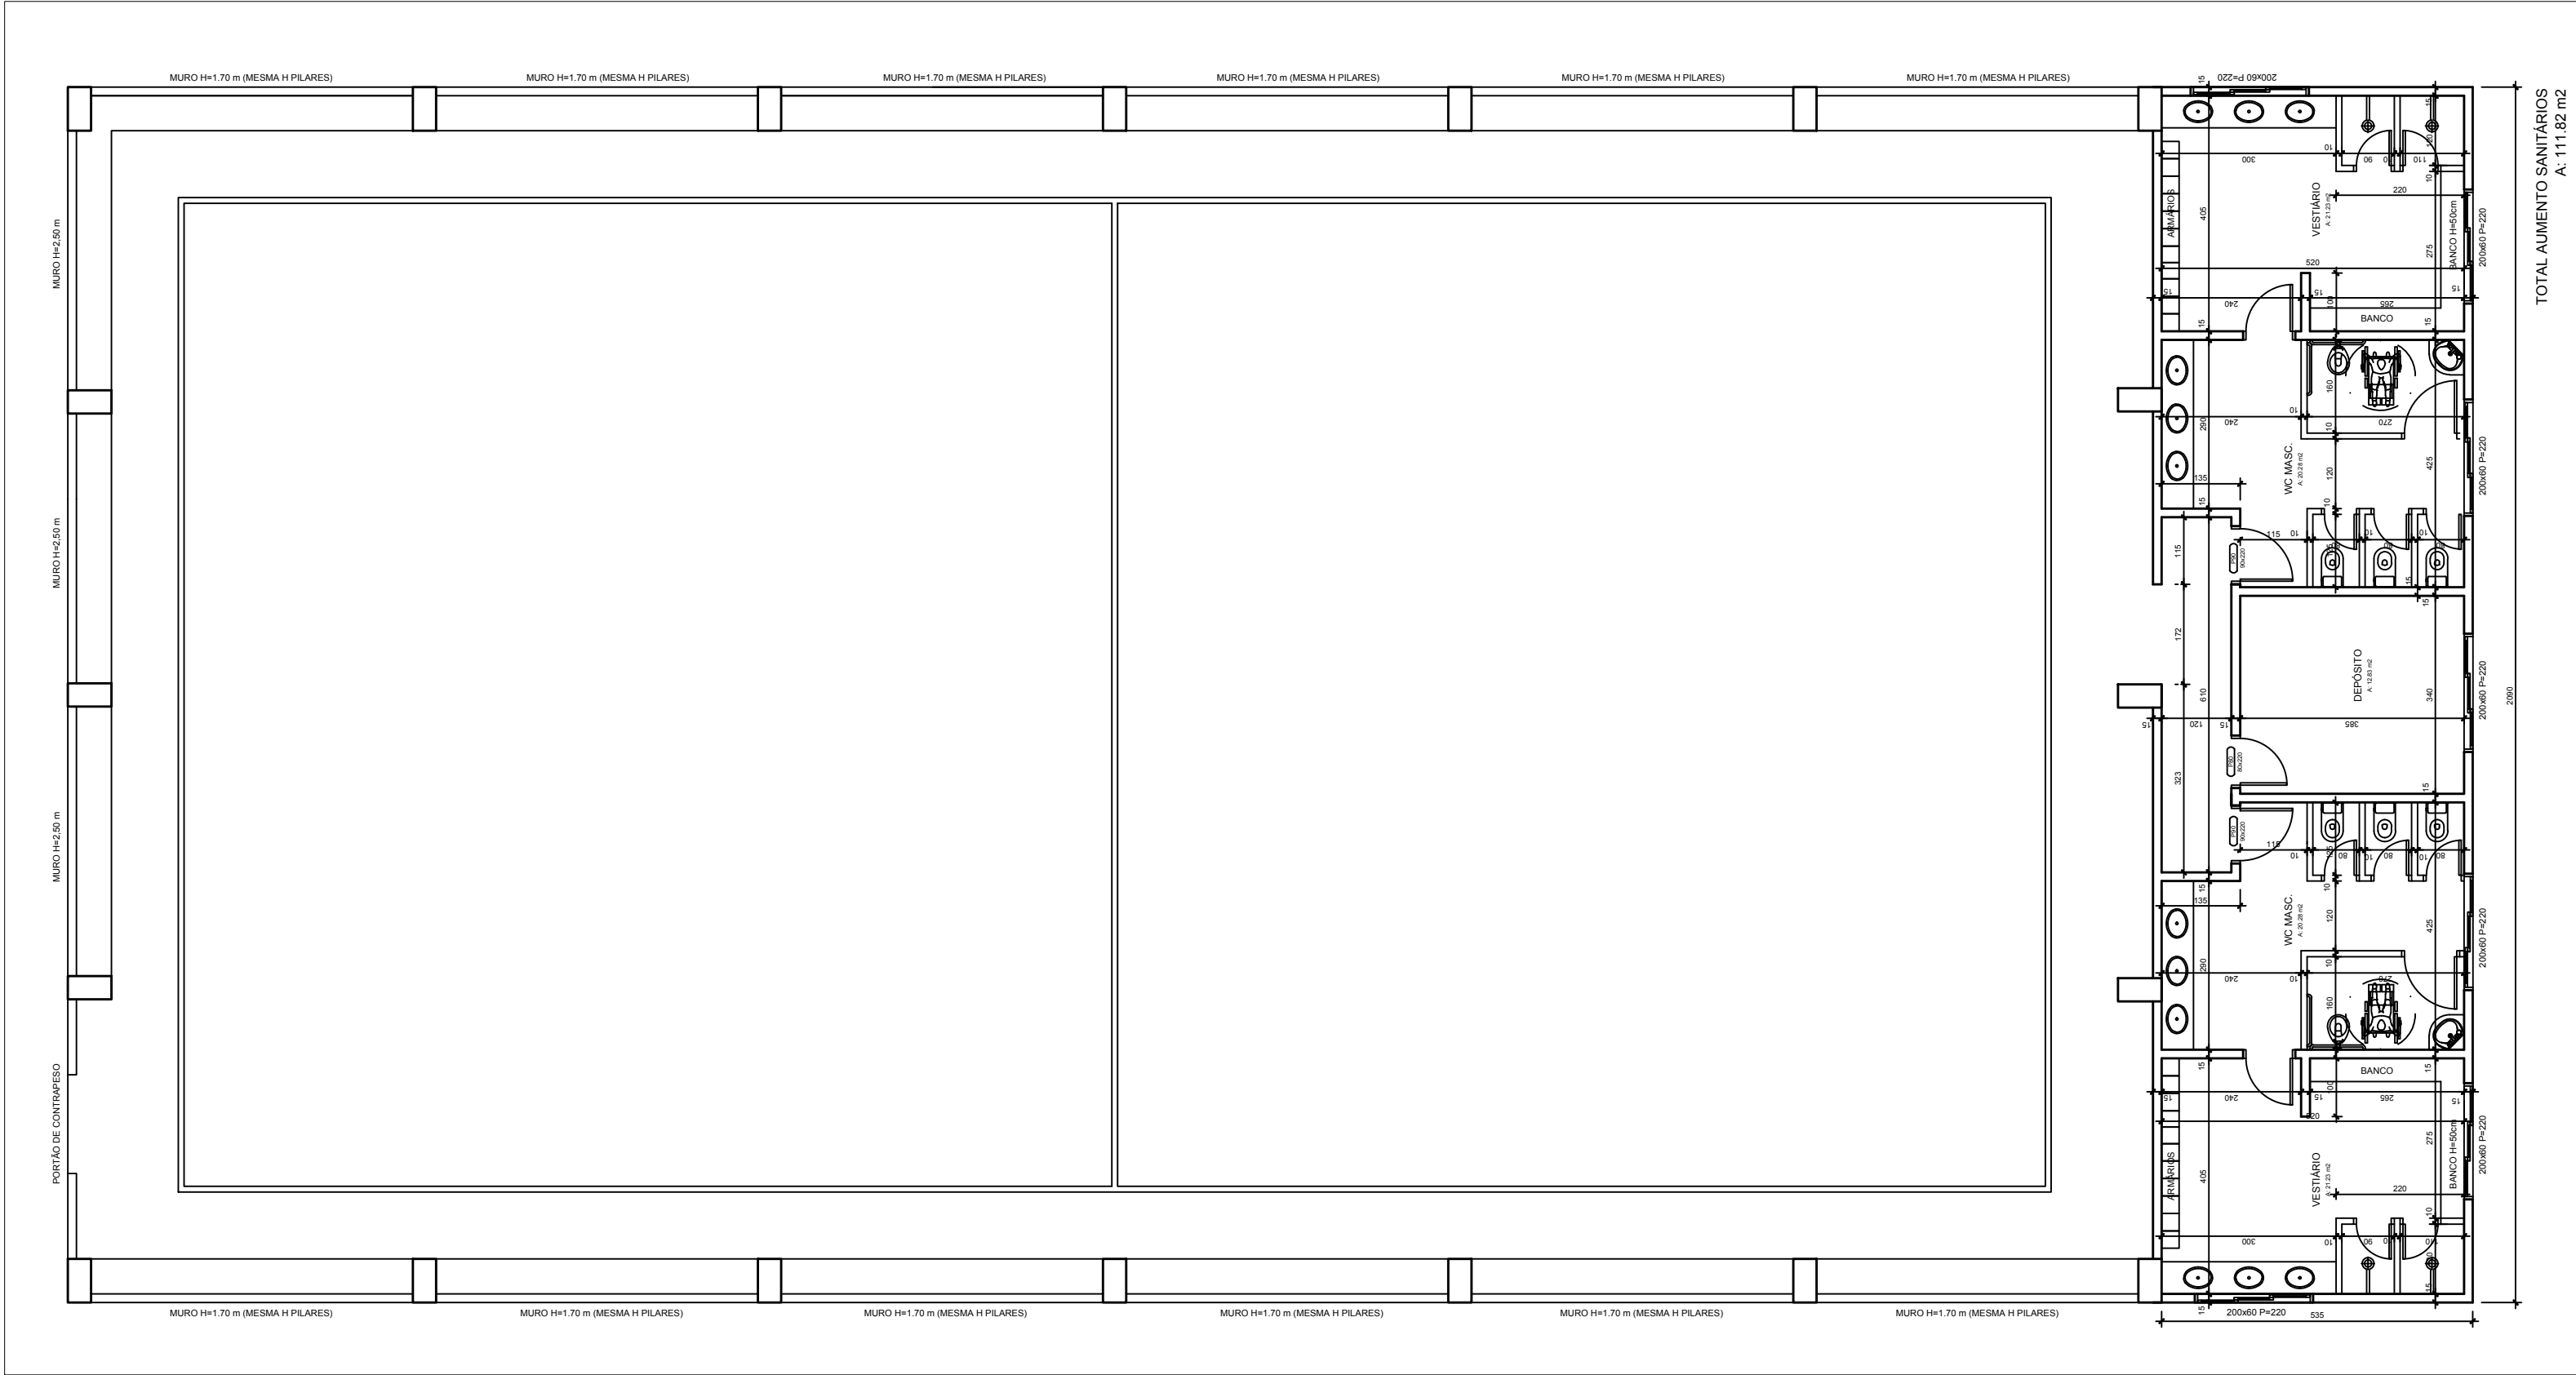

PLANTA BAIXA DO GINÁSIO
ESC 1/150

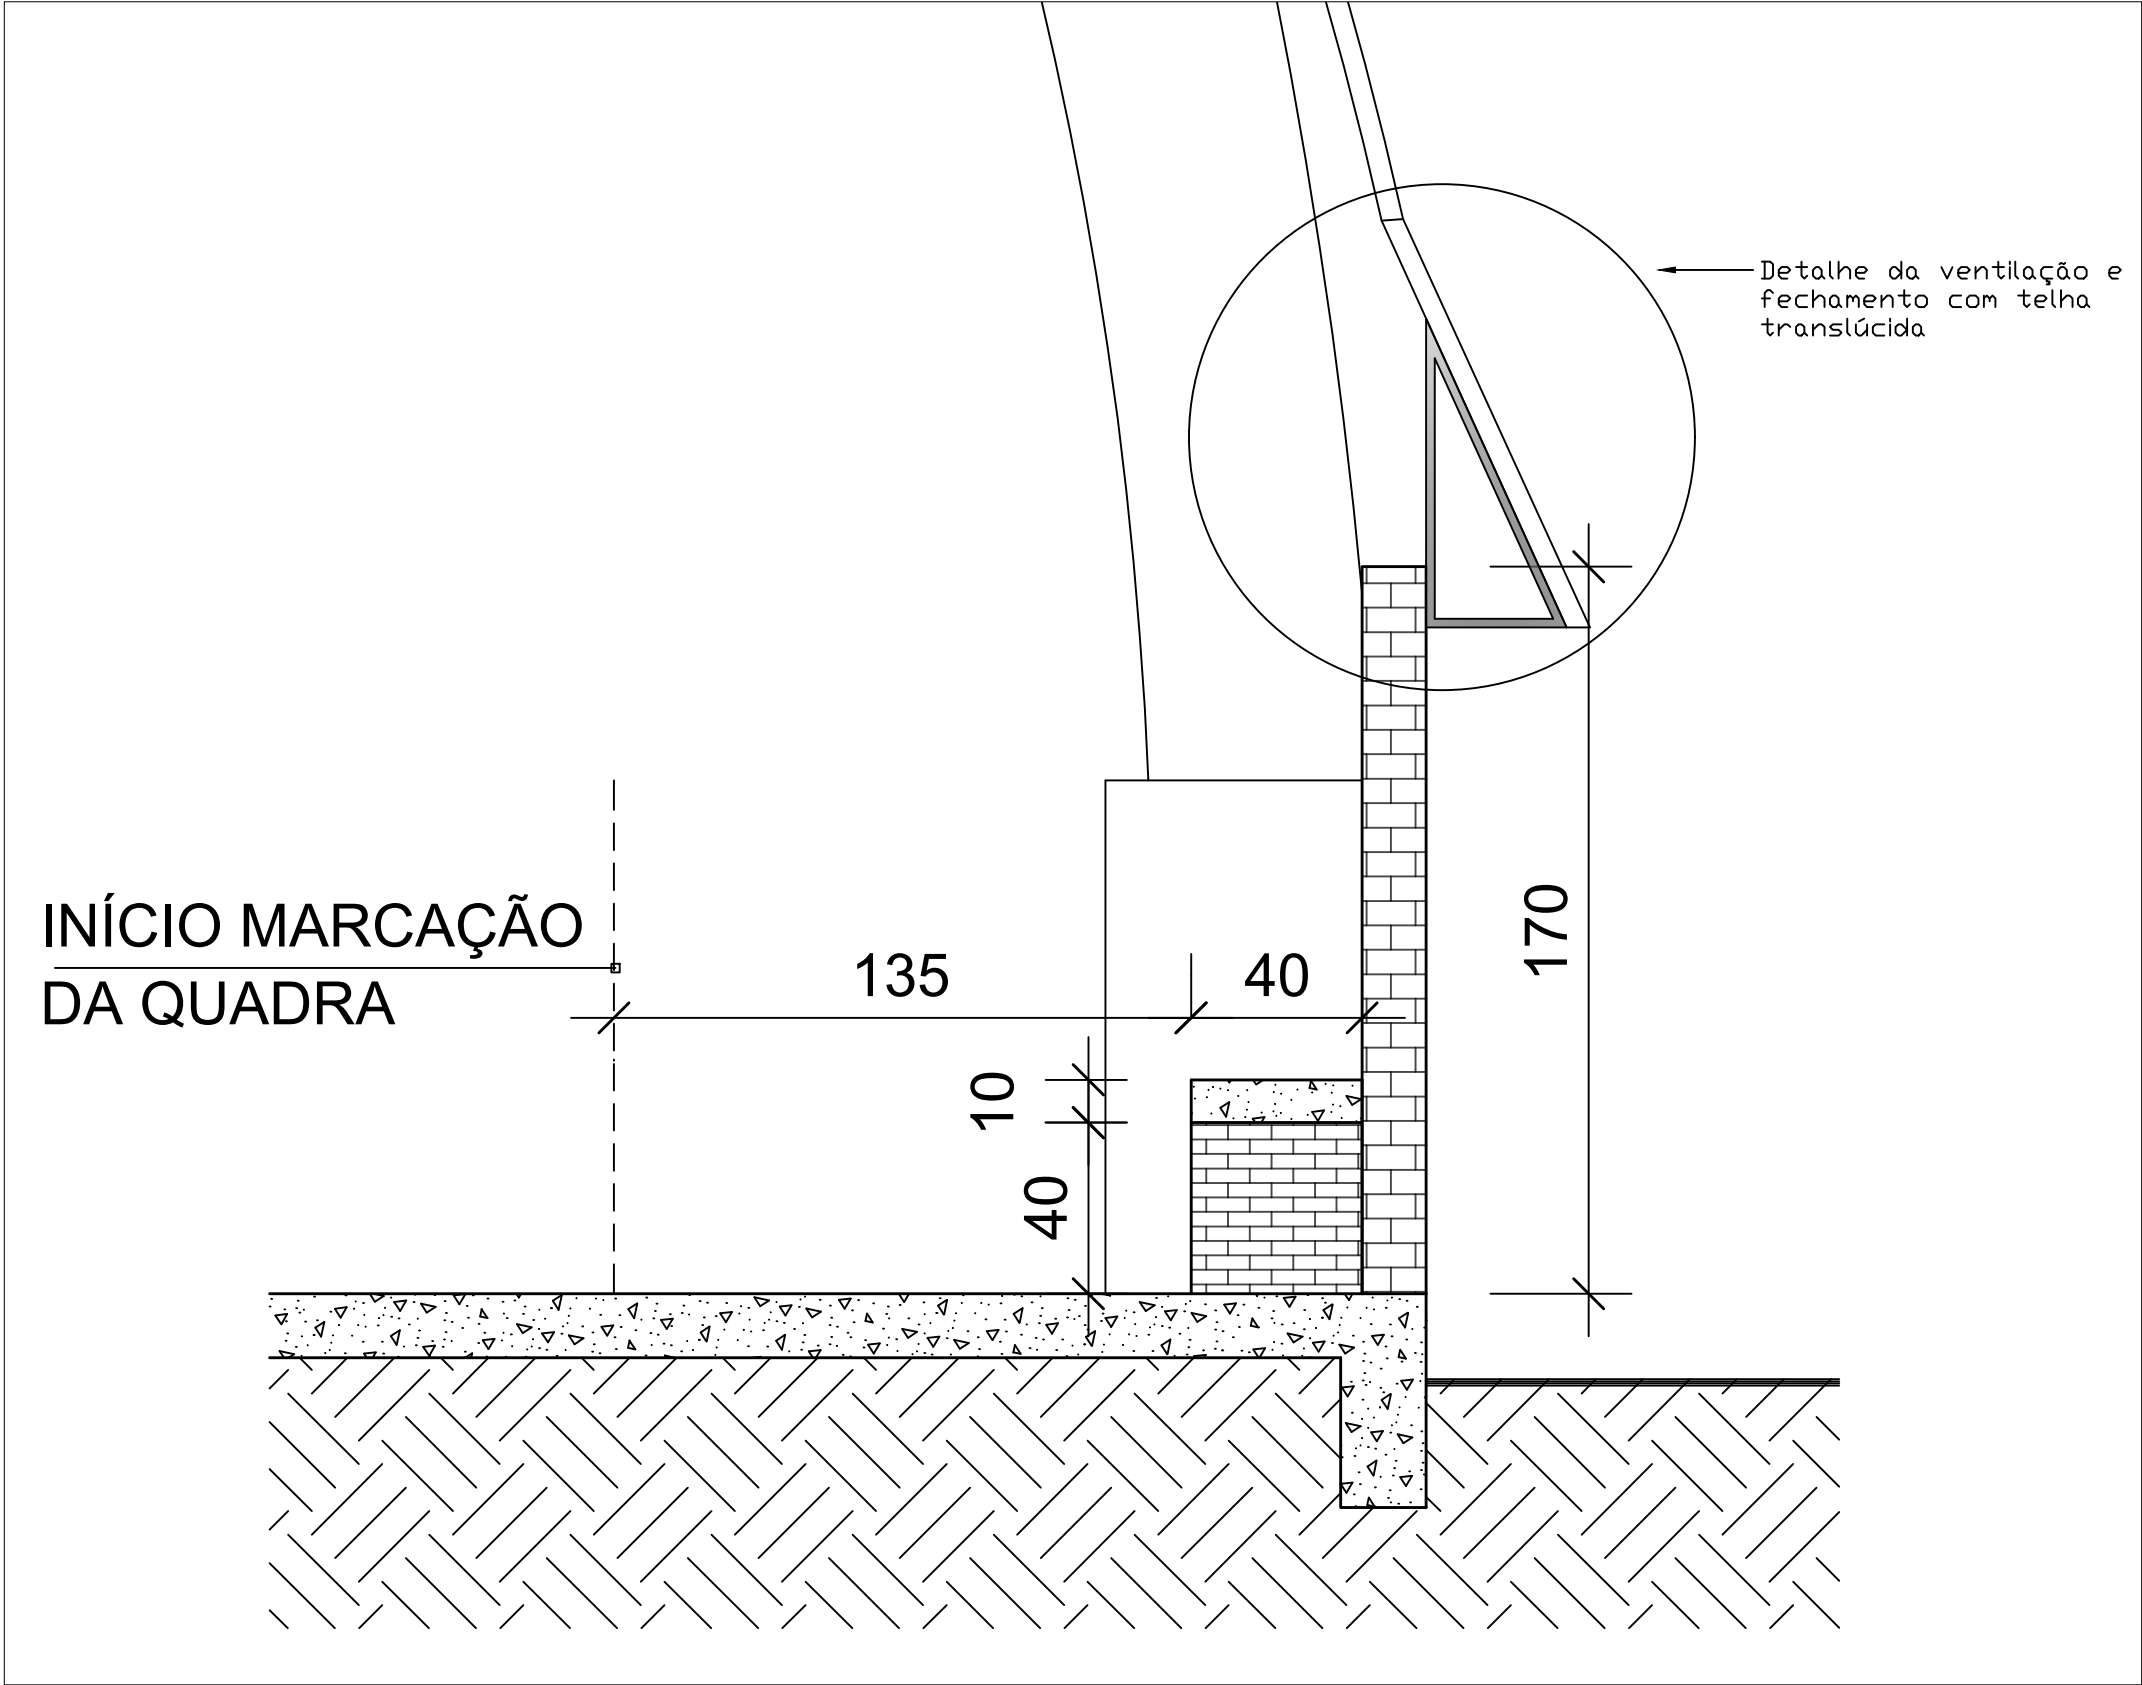

DETALHAMENTO DA ESTRUTURA PARA A CONTINUAÇÃO DO TELHADO DO GINÁSIO
ESC 1/50

PREFEITURA MUNICIPAL DE XANGRI-LÁ
. G E S T Ã O 2 0 2 0 / 2 0 2 4 .
SECRETARIA MUNICIPAL DE PLANEJAMENTO

Obra: REVITALIAÇÃO DO GINÁSIO DA E.M.E.F NAYDE E. PEREIRA: CONSTRUÇÃO DOS BANHEIROS E VESTIÁRIOS, REFORMA DA QUADRA POLIESPORTIVA E CONSTRUÇÃO DE UM PERGOLADO

Local: 1607, AV. PARQUE CENTRAL NORTE, 1517 BAIRRO XANGRI-LÁ - XANGRI-LÁ/RS

Assunto: PLANTA BAIXA ARQUITETÔNICO

Proprietário: MUNICÍPIO DE XANGRI-LÁ

Responsável Administrativo: Prefeito Celso Bassani Barbosa

Projeto: Eng. Jaqueline Martins Rocho
Eng.º Civil
CREA RS 229902

Área
864,22 m²

Escala: 1/50 1/150

Data: AGOSTO/2021

Desenho:



MUNICÍPIO DE XANGRI-LÁ - RS

RUA RIO JACUÍ, 854 - CNPJ 94.436.474/0001-24

XANGRI-LÁ - RS - CEP:9588-000

FONE: (51) 3689 0600 - WWW.XANGRILA.RS.GOV.BR



CÓDIGO DE ACESSO

F5F1FBB3FA32455FA6A1532CE445E61E

VERIFICAÇÃO DAS ASSINATURAS

Este documento foi assinado digitalmente/eletronicamente pelos seguintes signatários nas datas indicadas

Para verificar a validade das assinaturas acesse o link abaixo

<https://xangrila.flowdocs.com.br/public/signatures/F5F1FBB3FA32455FA6A1532CE445E61E>