

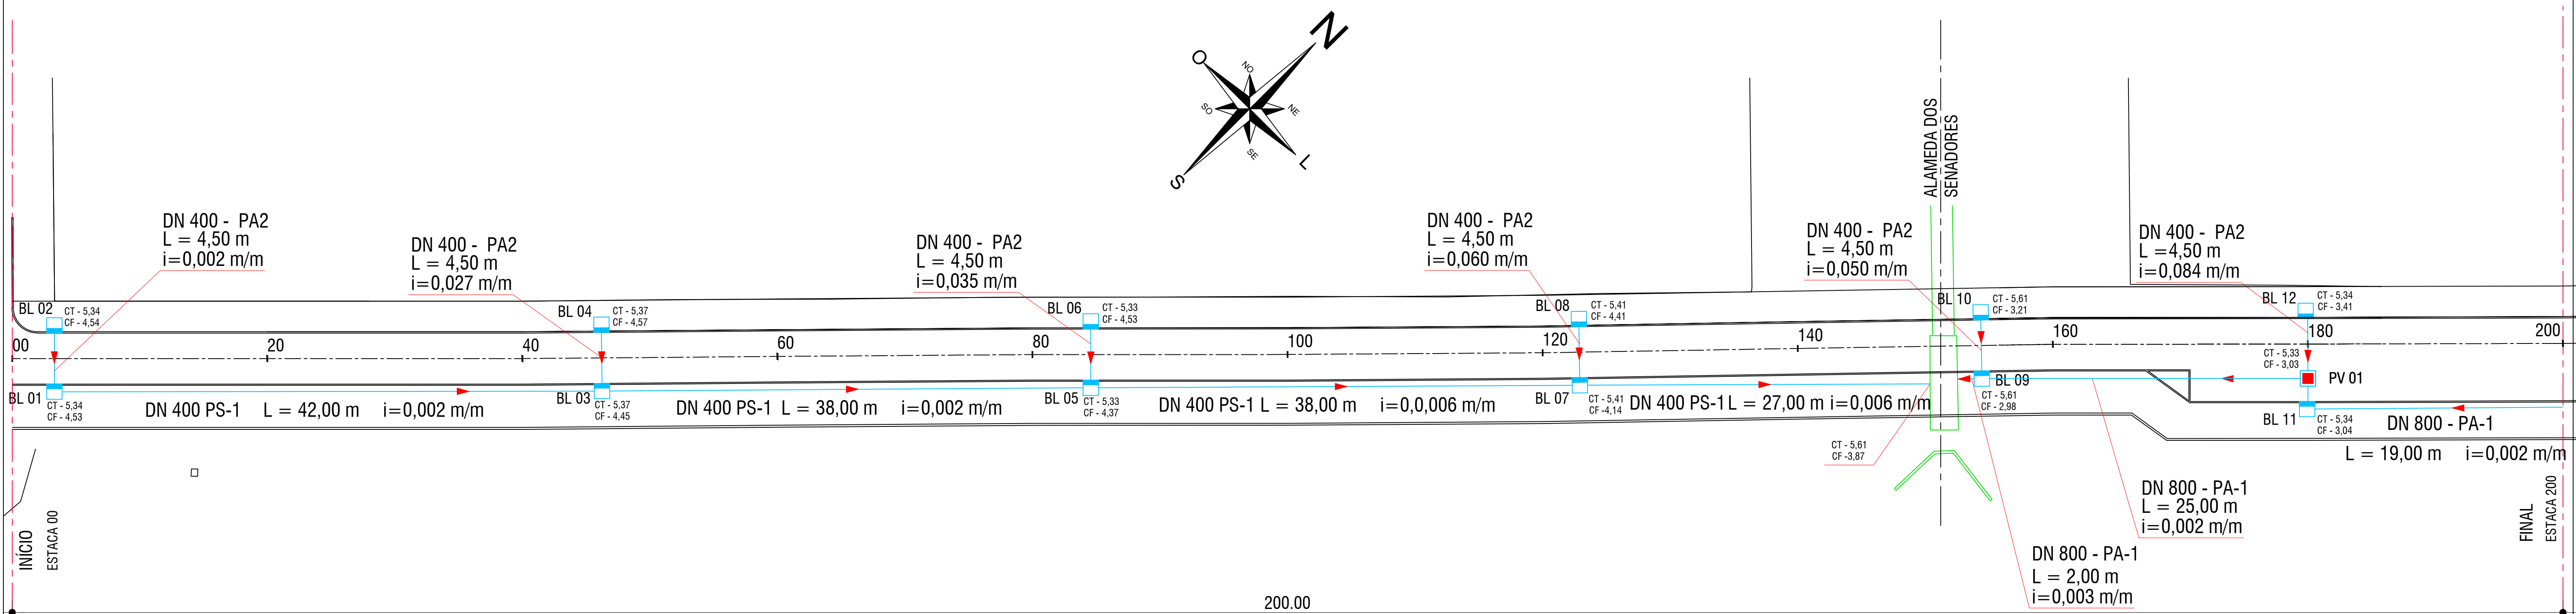


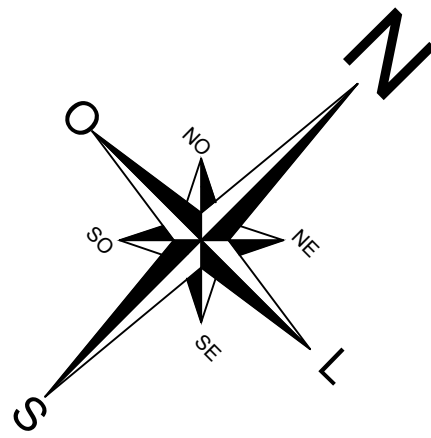


PANTA BAIXA - DRENAGEM PLUVIAL

ESCALA: 1:250

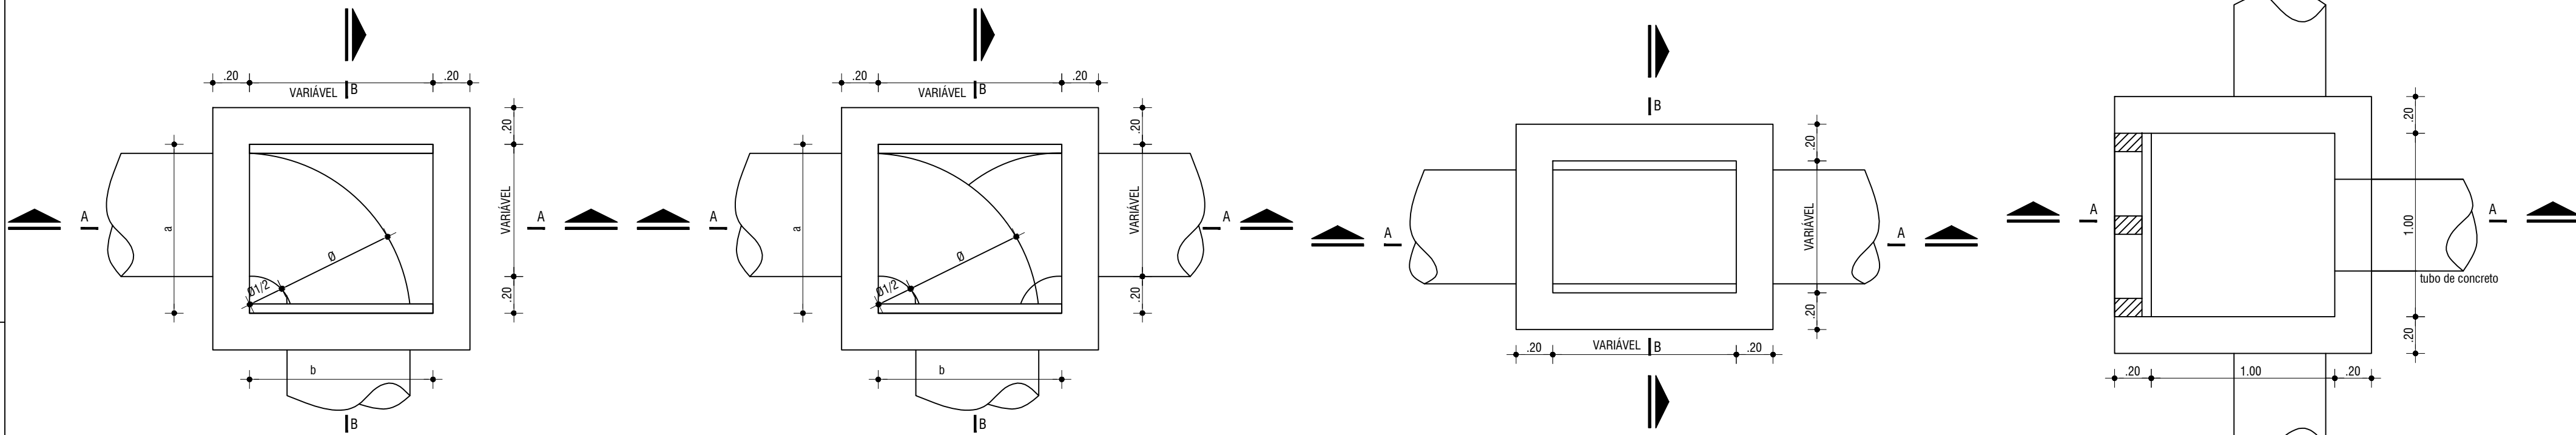


POÇO DE VISITA - PLANTA BAIXA

ESCALA: 1:25

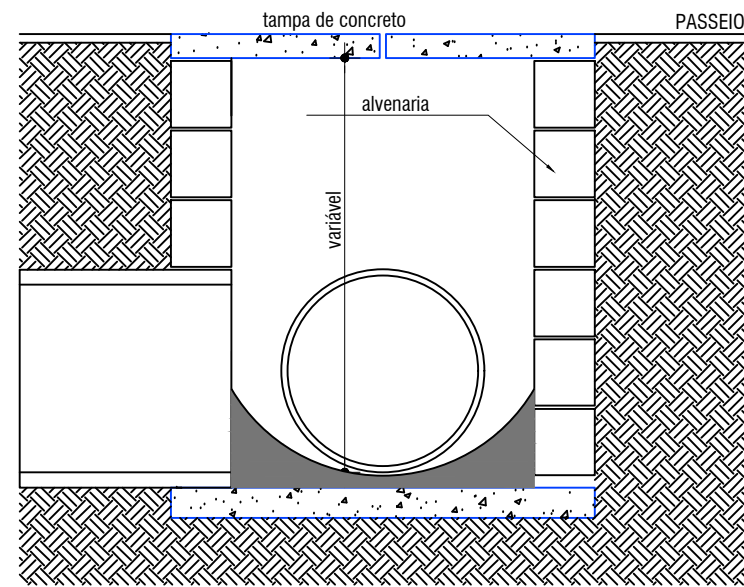


POÇO DE VISITA - PLANTA BAIXA

ESCALA: 1:25

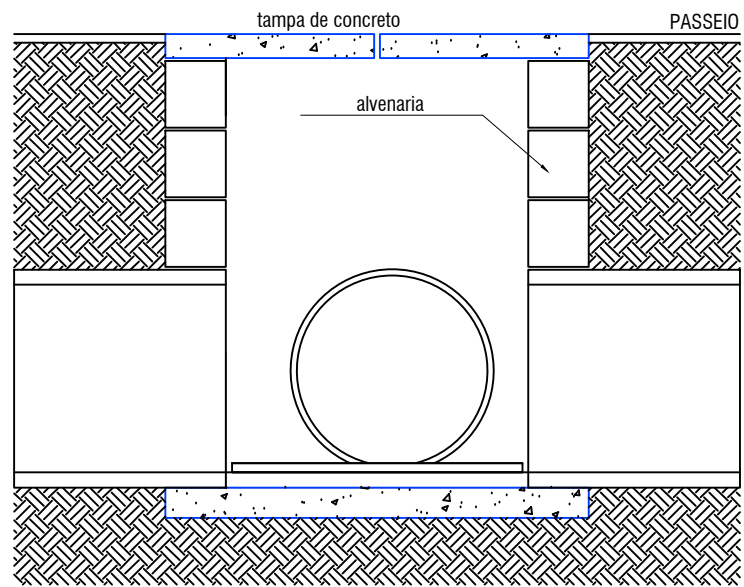


POÇO DE VISITA - PLANTA BAIXA

ESCALA: 1:25

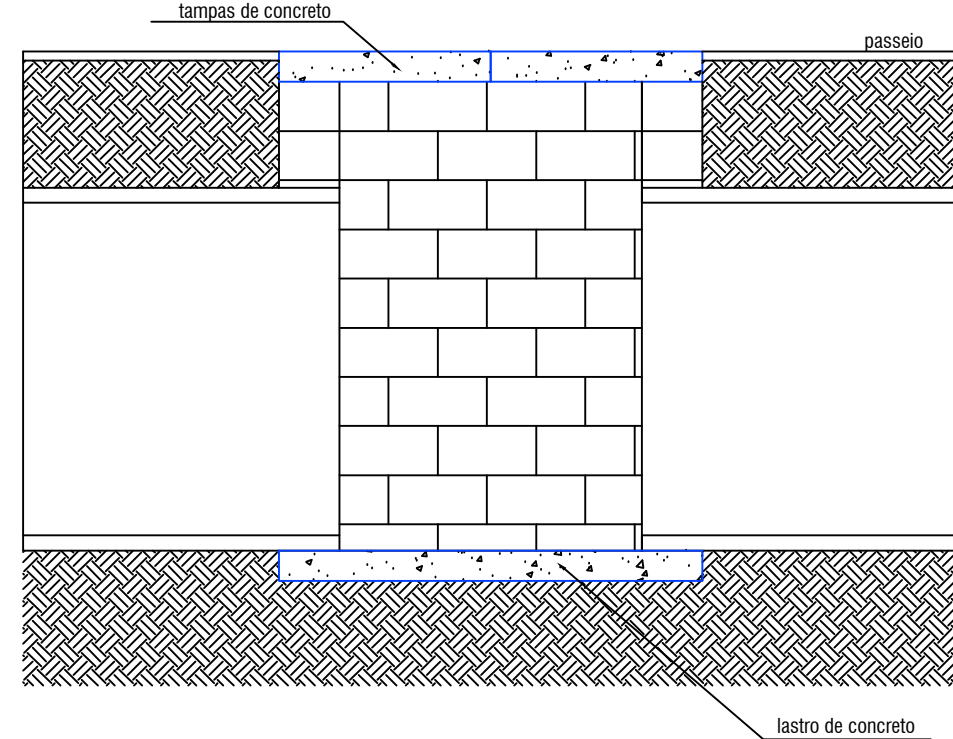


BOCA DE LOBO - PLANTA BAIXA

ESCALA: 1:25

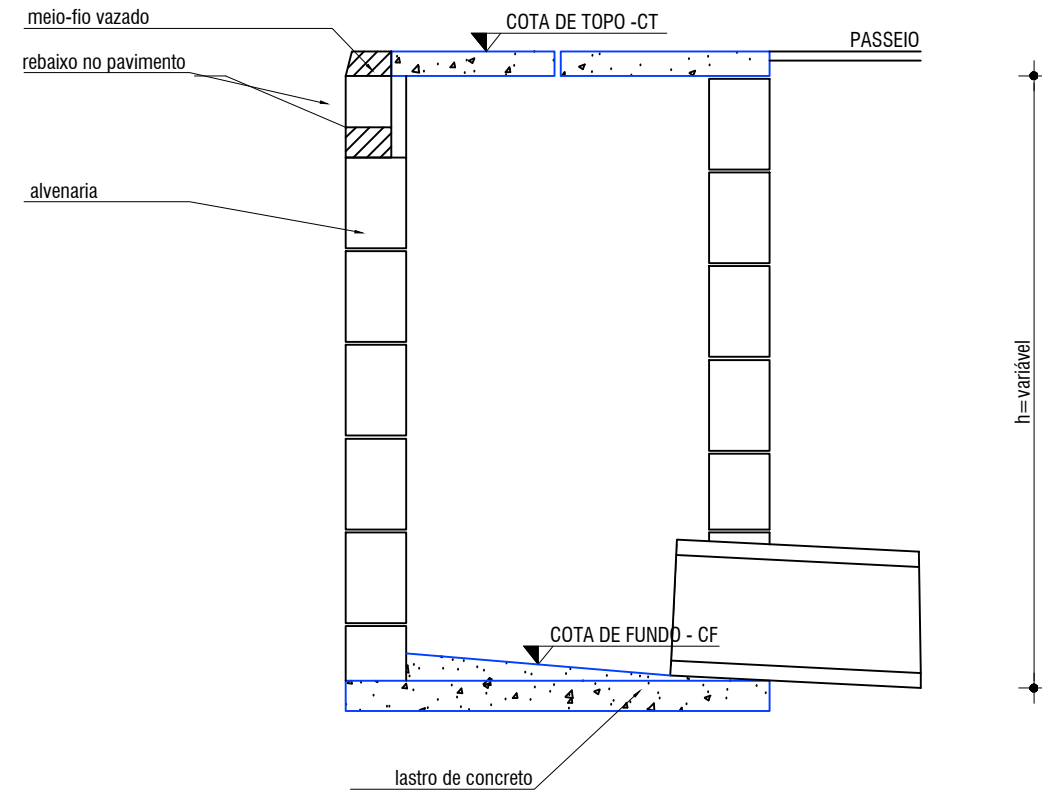


DETALHE POÇO DE VISITA - CORTE AA

ESCALA: 1:25

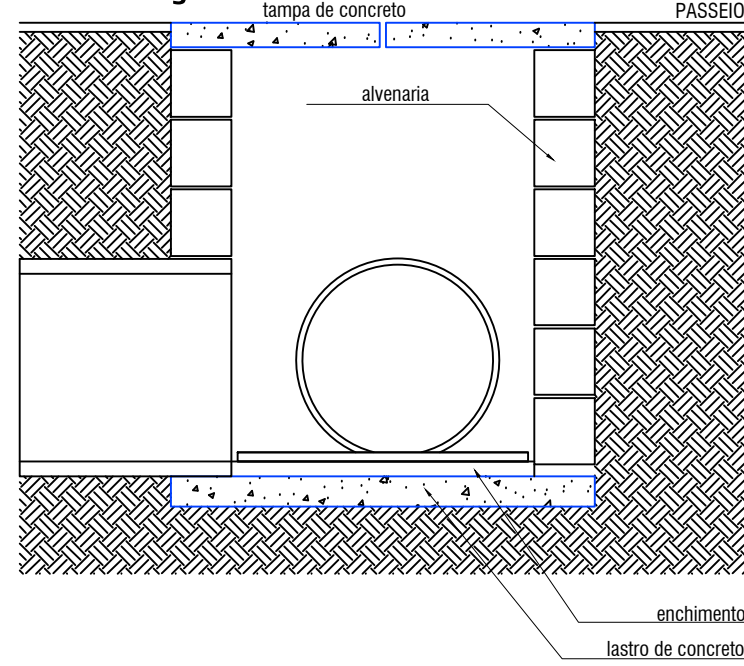


DETALHE POÇO DE VISITA - CORTE AA

ESCALA: 1:25

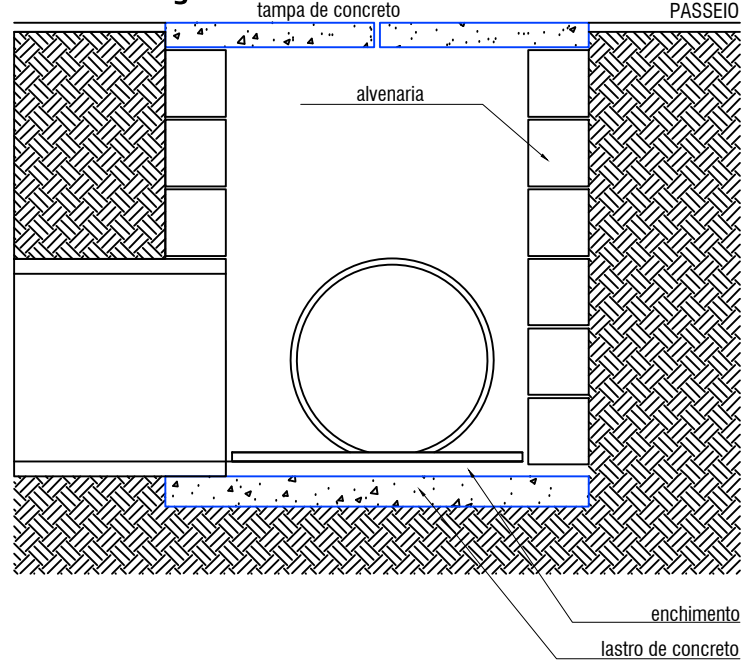


DETALHE POÇO DE VISITA - CORTE AA

ESCALA: 1:25

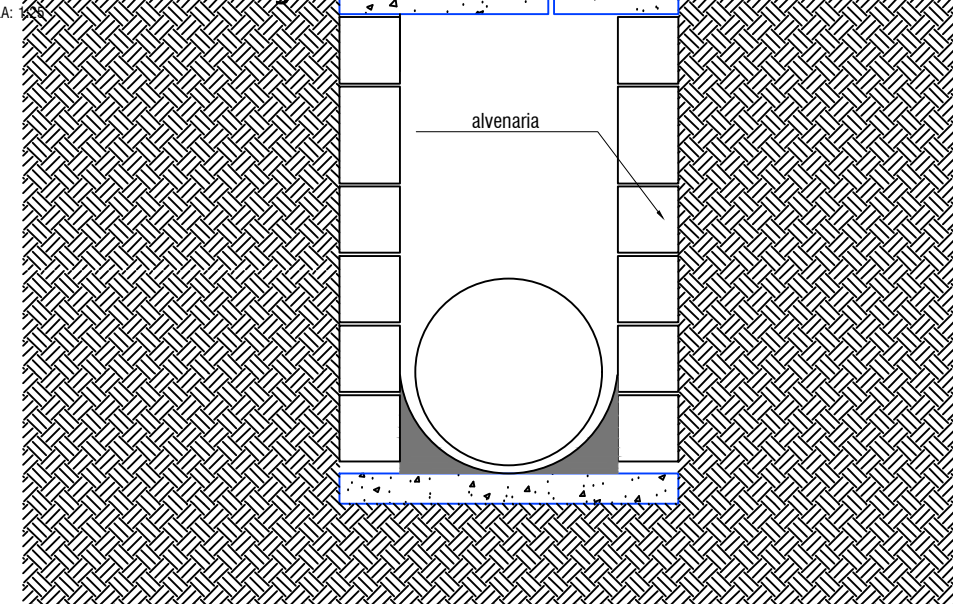


DETALHE POÇO DE VISITA - CORTE BB

 ESCALA: 1:25




DETALHE POÇO DE VISITA - CORTE BB

 ESCALA: 1:25




DETALHE POÇO DE VISITA - CORTE BB

 ESCALA: 1:25




DETALHE BOCA DE LOBO COM VISITA

ESCALA: 1:25

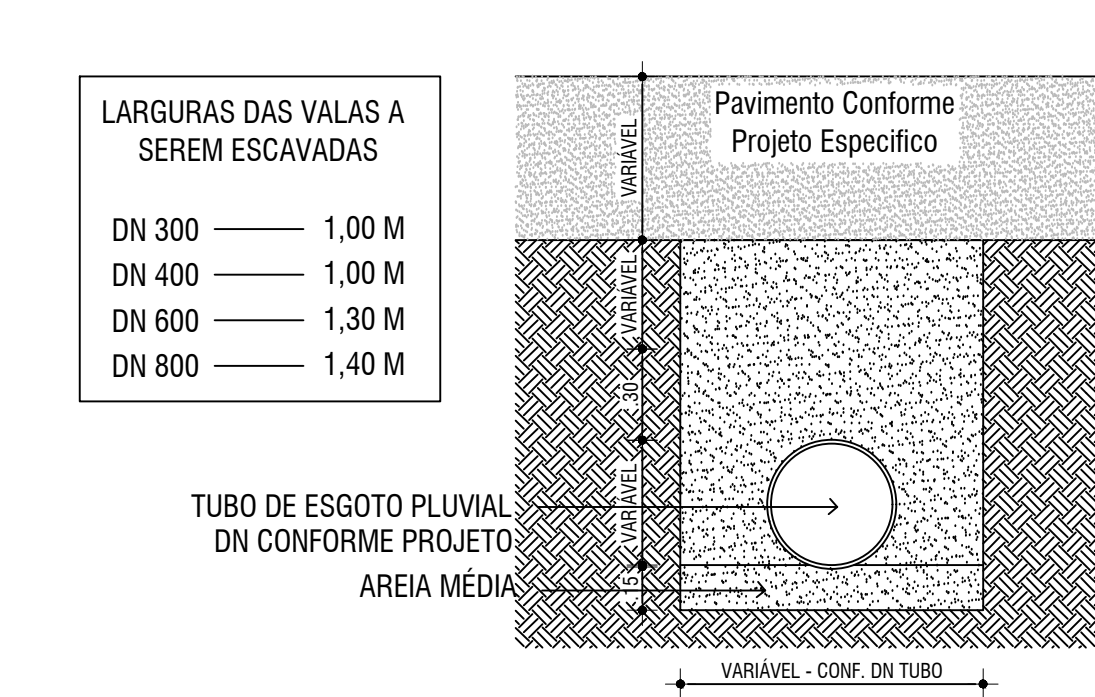

DETALHE - ESCAVAÇÃO E RECOBRIMENTO DE VALA

 ESCALA: 1:25




Ø	a	b
30	100	100
40	100	100
50	100	100
60	100	100
80	150	200
100	150	200
120	150	200
130	150	200
140	200	200
150	200	200

OBS.: MEDIDAS EM cm
Ø = DIÂMETRO INTERNO DO COLETOR PLUVIAL
a,b = MEDIDAS DO PV
PV = POÇO DE VISITA

DETALHE BOCA DE LOBO - MEIO FIO

 ESCALA: 1:25



LEGENDA	
→	SENTIDO DA REDE DE DRENAGEM
—	REDE PLUVIAL EXISTENTE
□	BOCA DE LOBO - BL
■	BOCA DE LOBO COM GRELHA - BLG
■	POÇO DE VISITA - PV

- NOTAS:
- ART: N° 10253572 & 10253626
 - CONTRATO DE REPASSE N° 869982/2018
 - ESTACAS DE 20 EM 20 METROS
 - CT - COTA DE TOPO
 - CF - COTA DE FUNDO

Revisão	Data	Descrição

Obra / Local: REVITALIZAÇÃO - AV. BEIRA MAR - ETAPA I AV. BEIRA MAR - XANGRI-LÁ - RS		Projeto: DRENAGEM PLUVIAL
Proprietário: MUNICÍPIO DE XANGRI-LÁ RUA JACUÍ, 854 - XANGRI-LÁ - RS	Emissão para: APROVAÇÃO	Escala: INDICADA
Projeto: ENG. CIVIL JULIO CESAR THIESEN - CREA/RS 126801-D RUA BENTO GONÇALVES, 31 - CENTRO - ESTEIO - RS	Desenho: JULIO	Data: MARÇO/2020
Execução:	Revisão: VILLWOCK	Revisão: REV. 04
Descrição: REDE DE DRENAGEM PLUVIAL DETALHES	Área do Pavimento: Área Total de Construção: Área do Terreno:	Prancha: 01